


黔江区职教中心鸡杂博物馆

施工图

中国.上海
中国.成都
中国.重庆

CHENGDU CHONGQING CHINA
TEL&WeChat:

例图索引 legend&key	建设单位 Owner's Name	设计 Designed
	工程名称 Project Name	比例 Proportion
	子项名称 SUB-Item Name	日期 date
	审核 Reviewed	图名 Title
		图号 Drawing number
单位出图专用章 Lssue Seal		

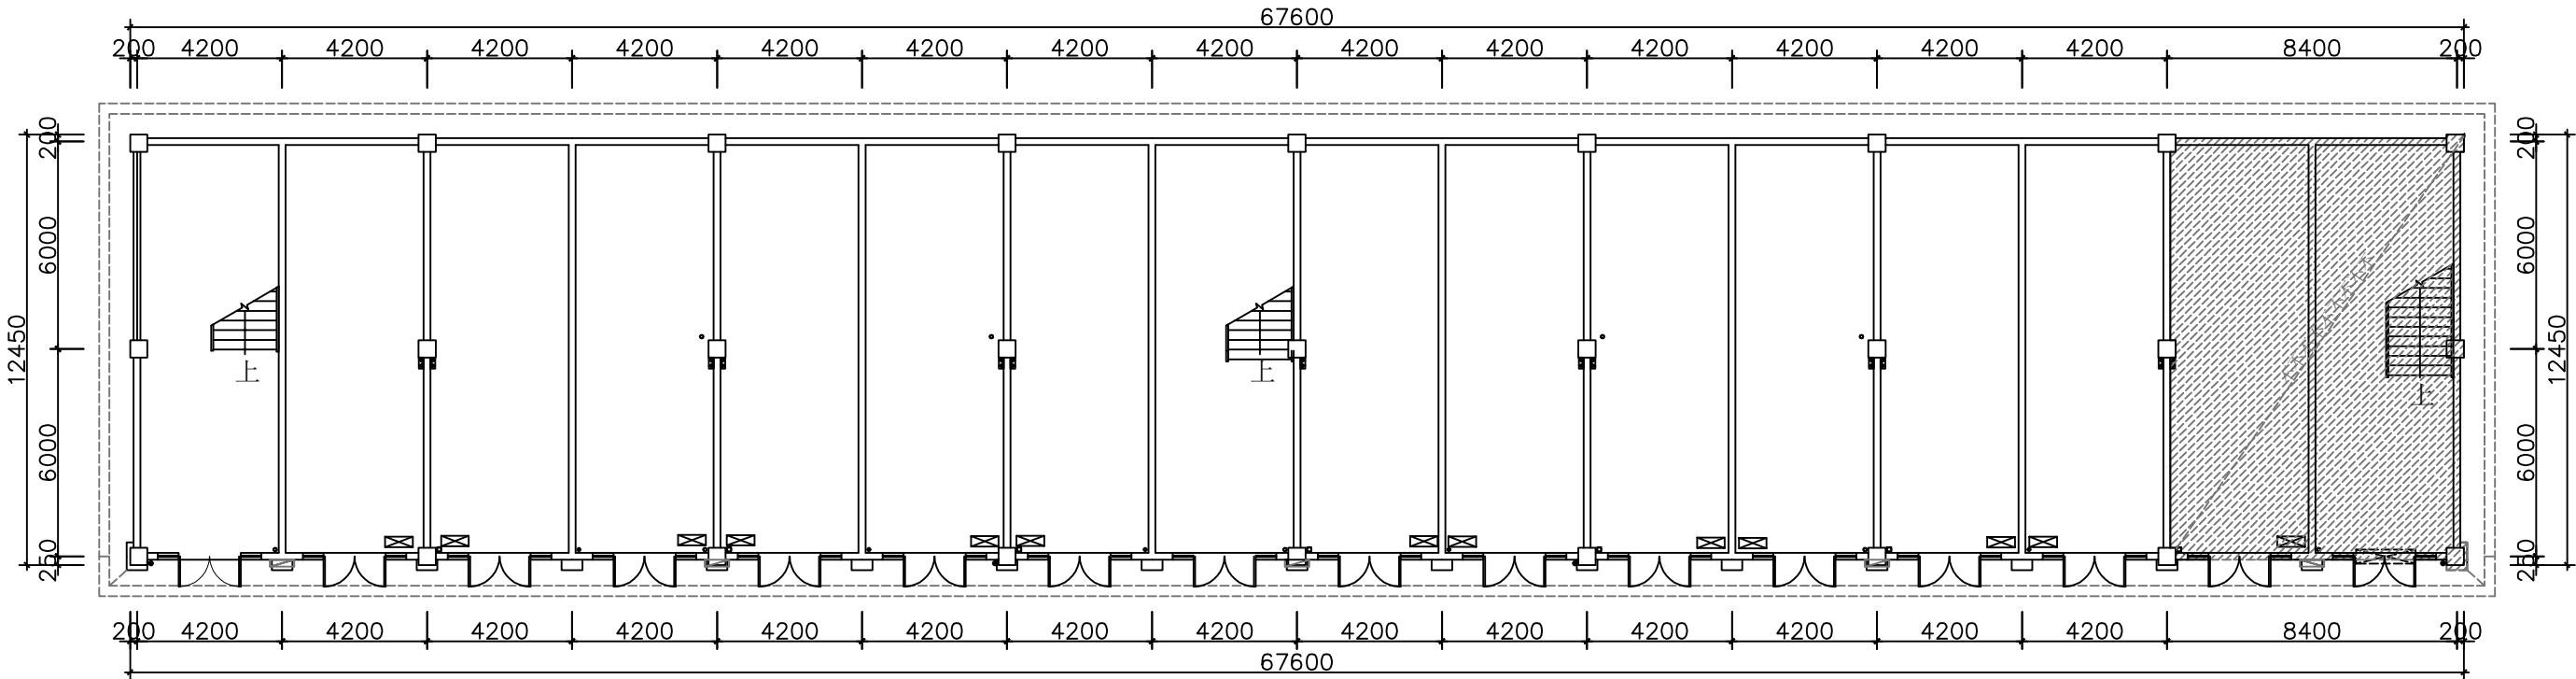

EXISTING PLAN




原始结构图 原始结构图 SCALE: 1/75 SCALE: 1/100

例图索引 legend&key 单位出图专用章 Lssue Seal	建设单位 Owner's Name	设计 Designed
	工程名称 Project Name	比例 Proportion
	子项名称 SUB-Item Name	日期 date
	审核 Reviewed	图名 Title
		图号 Drawing number

Peng
恰好 ai


恰好装饰设计

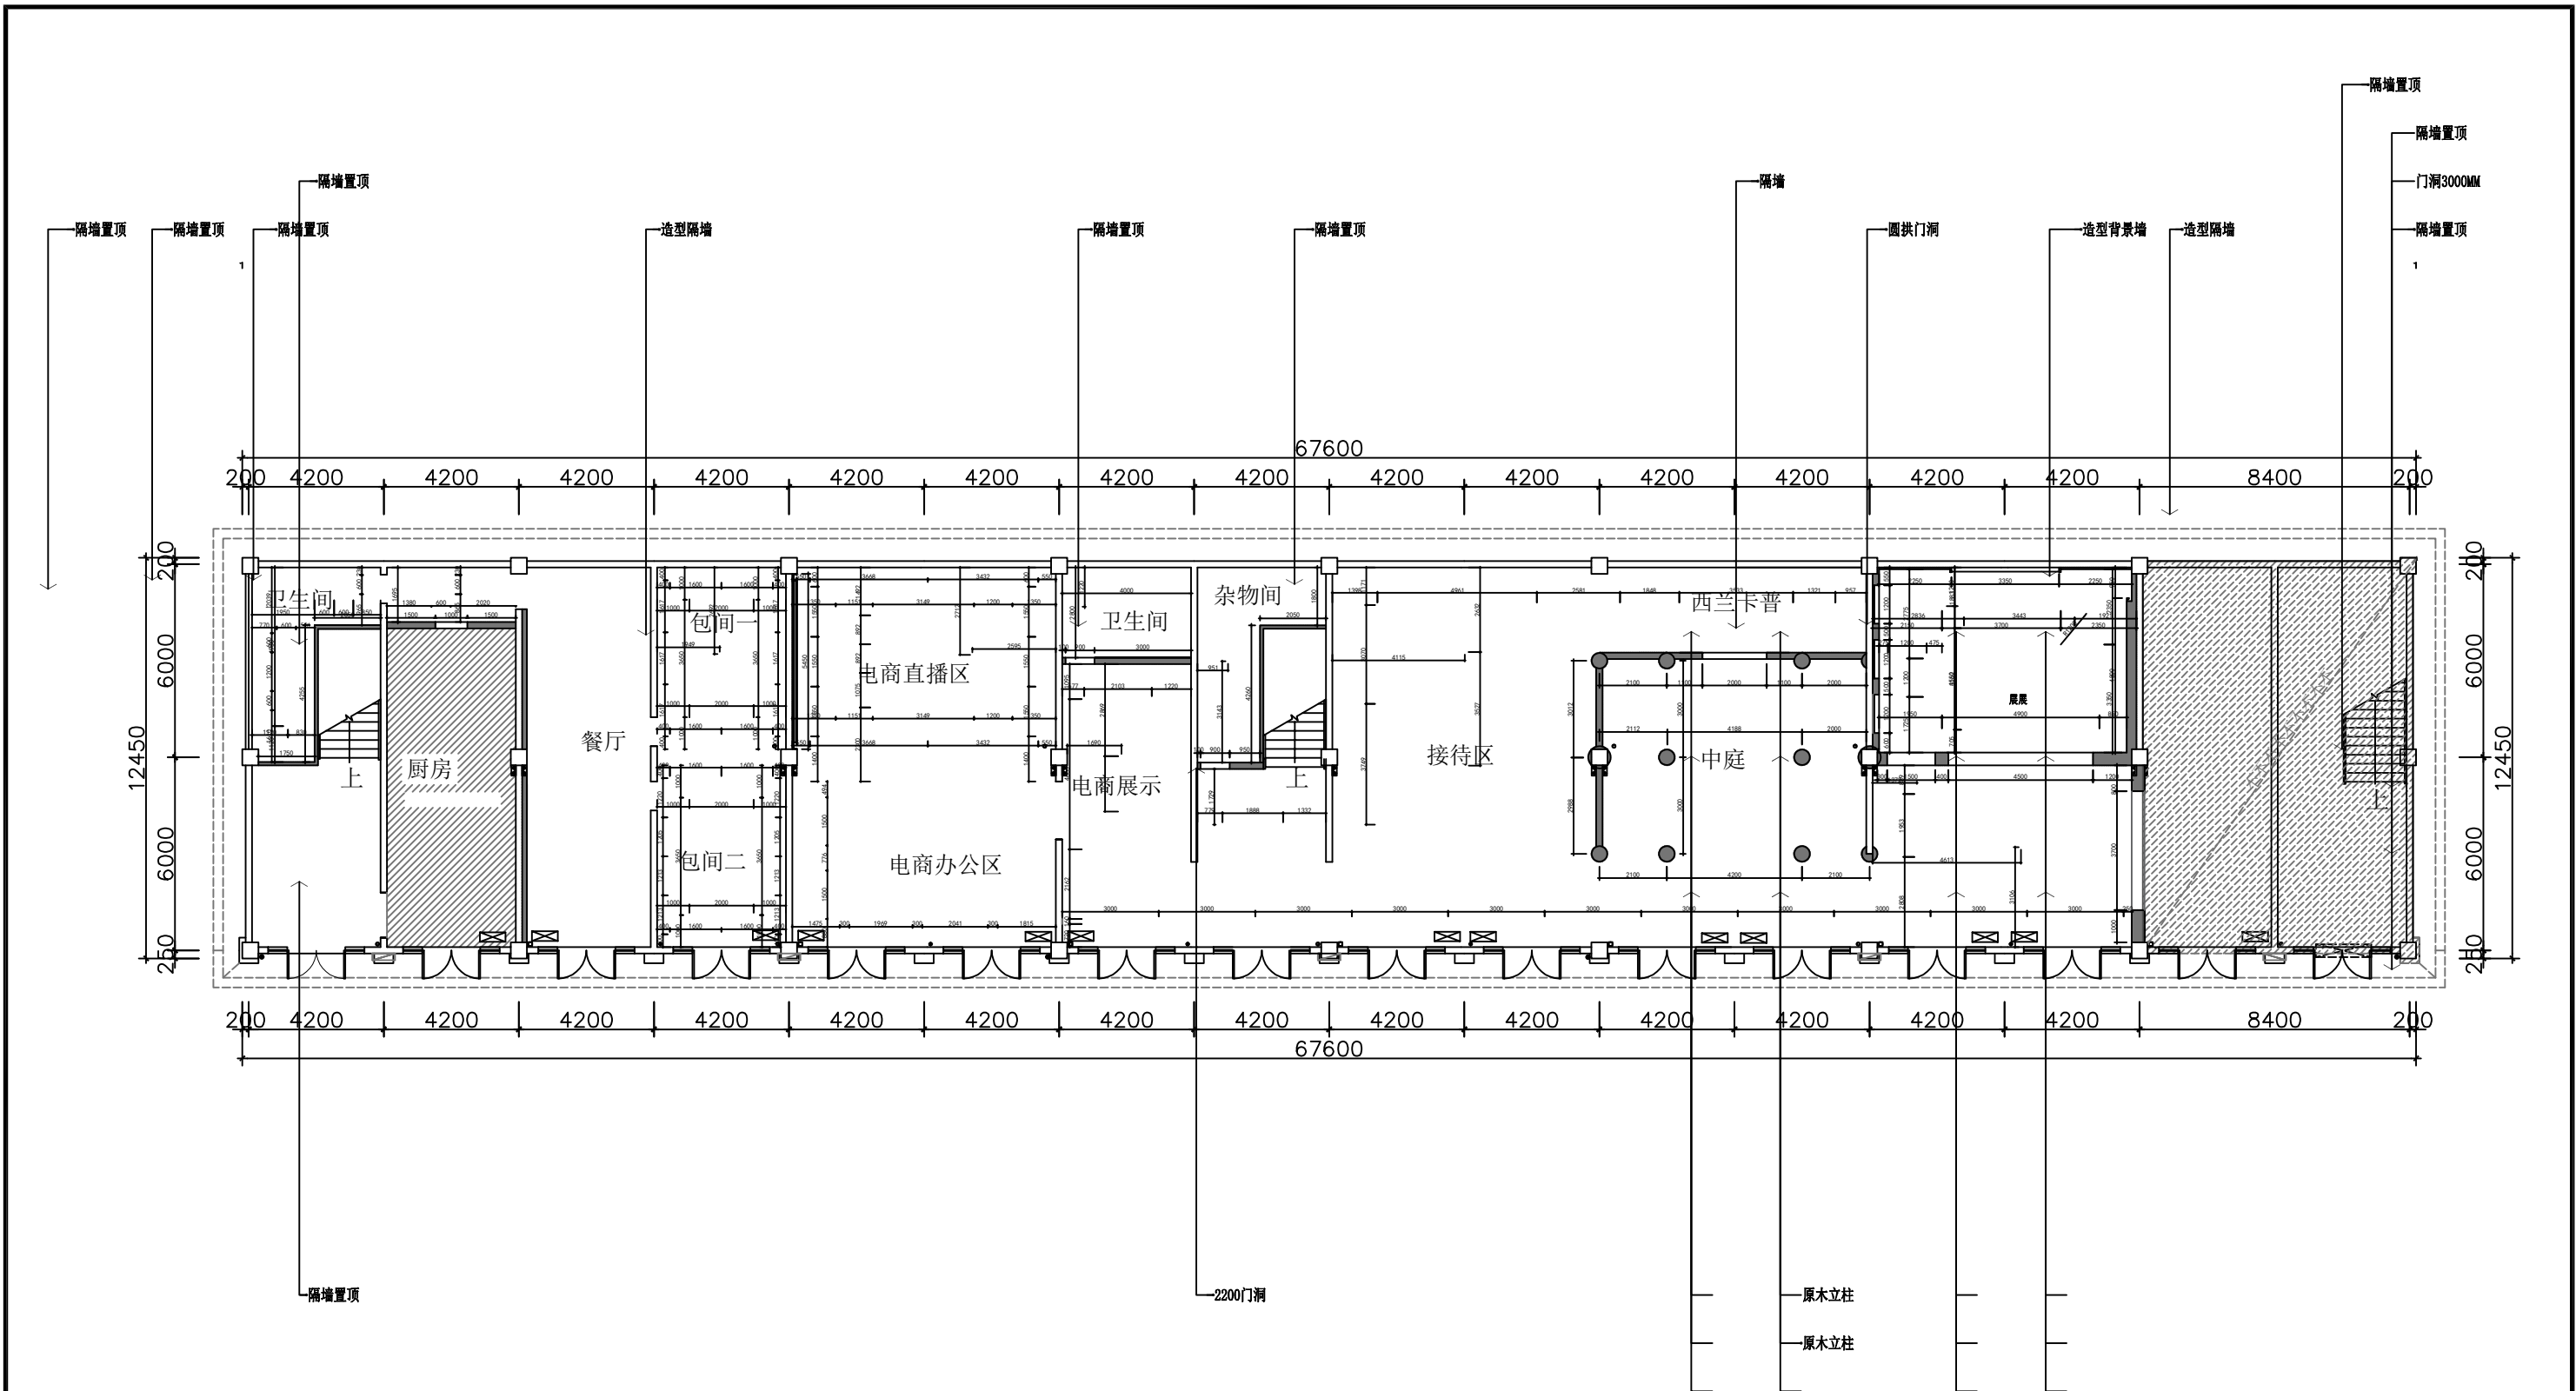

ARCHITECTURAL INFO. PLAN

间墙尺寸图 SCALE 1:75

例图索引 legend&key 单位出图专用章 Lssue Seal	建设单位 Owner's Name	设计 Designed
	工程名称 Project Name	比例 Proportion
	子项名称 SUB-Item Name	日期 date
	审核 Reviewed	图名 Title
		图号 Drawing number

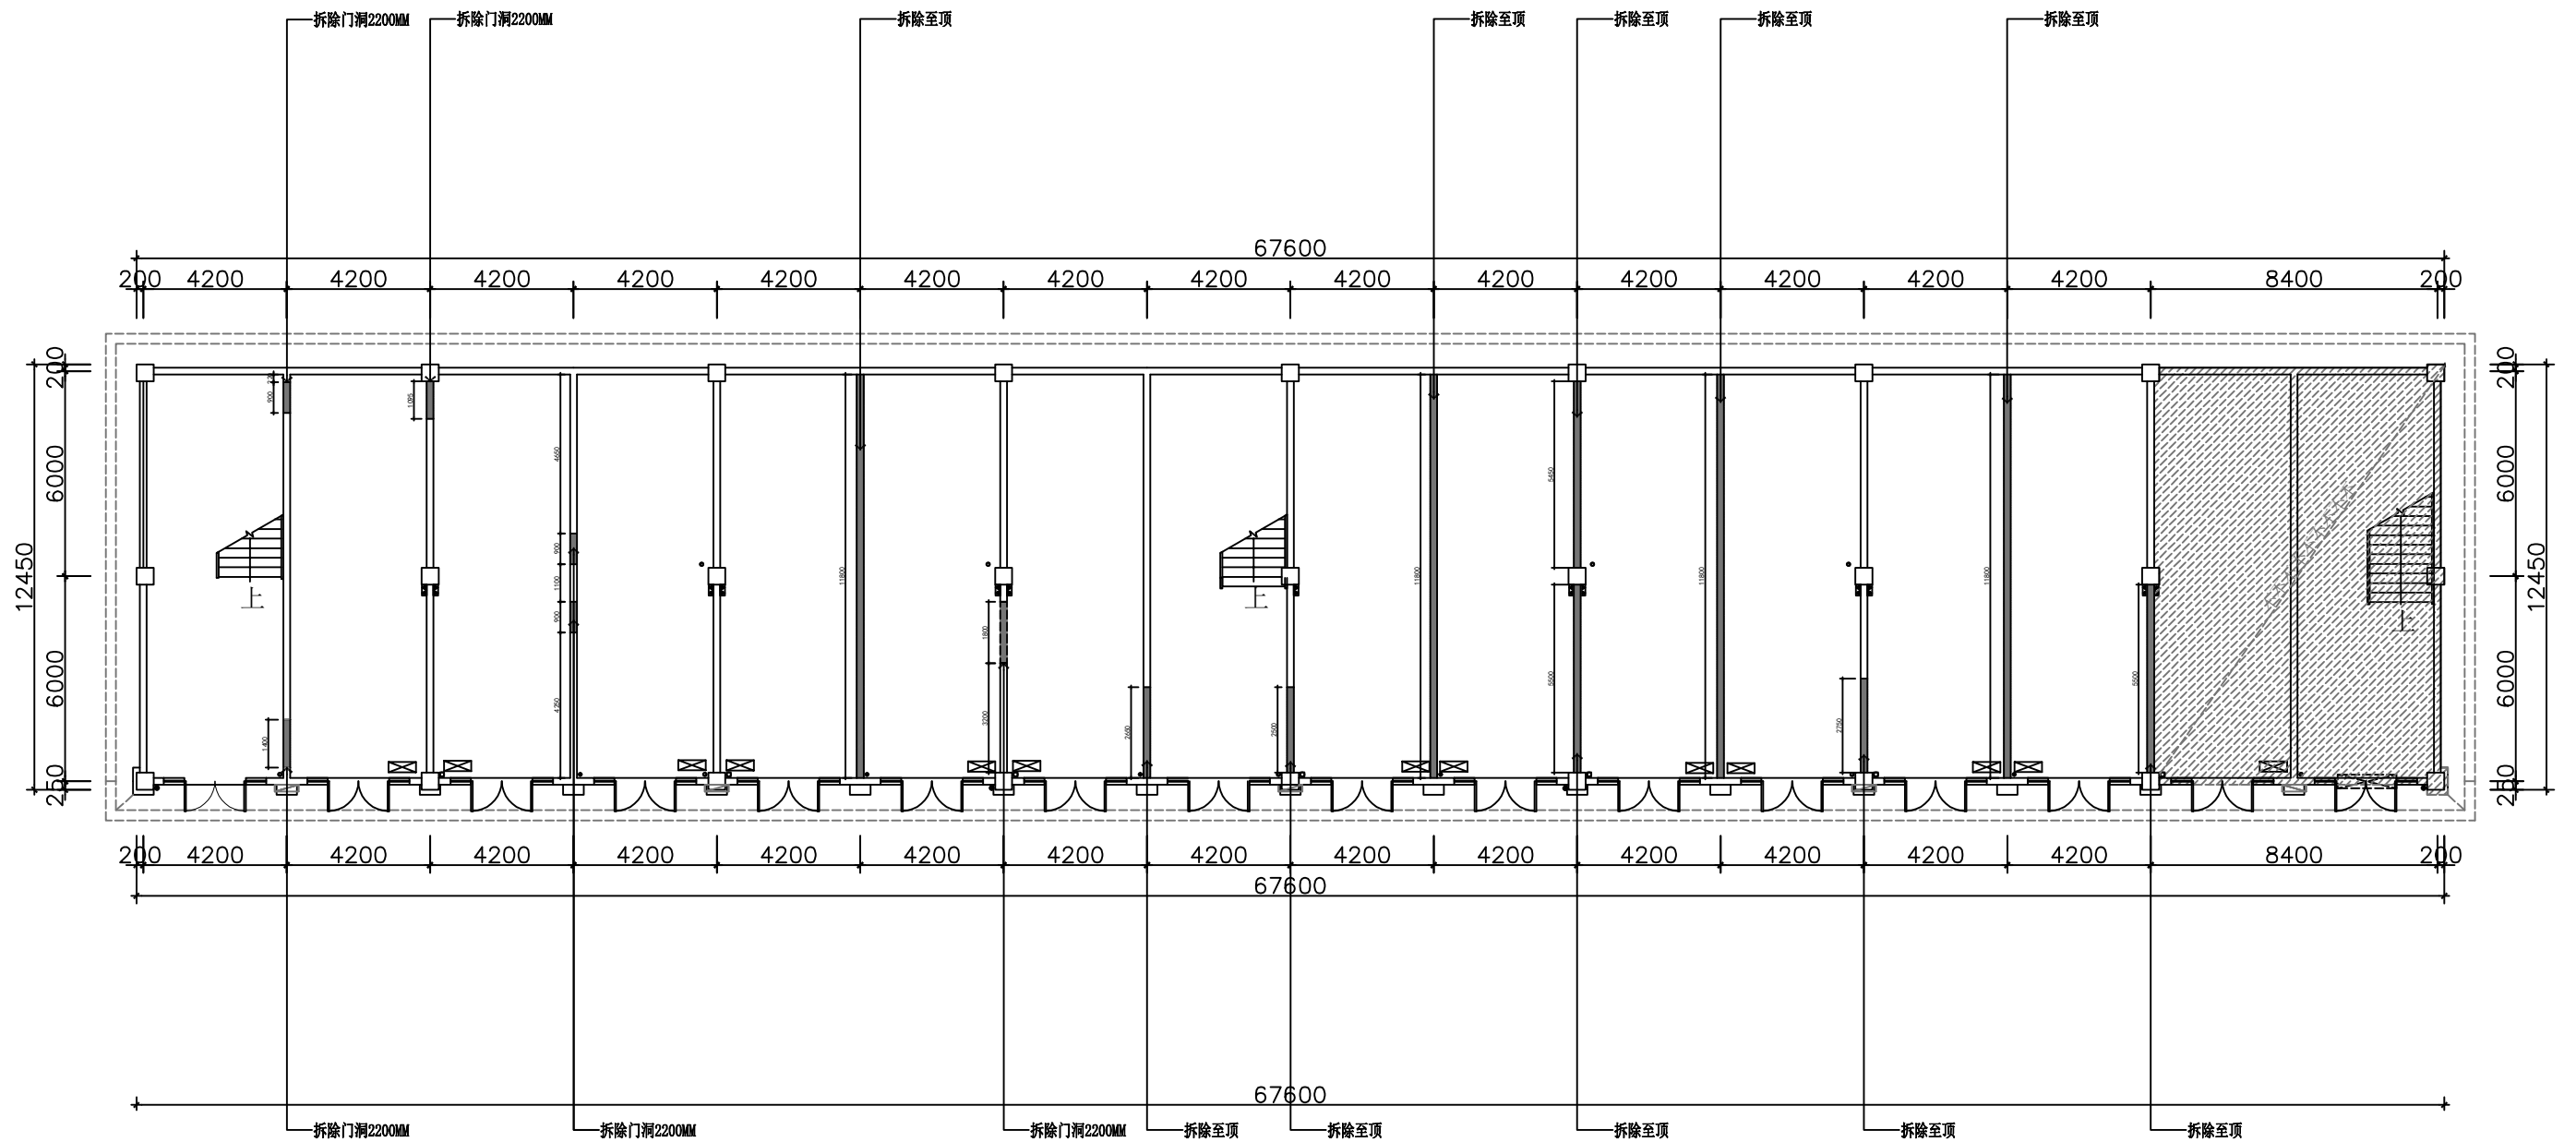


EXISTING PLAN
拆除布置图 **SCALE 1:75**

例图索引 legend&key 单位出图专用章 Lssue Seal	建设单位 Owner's Name	设计 Designed
	工程名称 Project Name	比例 Proportion
	子项名称 SUB-Item Name	日期 date
	审核 Reviewed	图名 Title
	图号 Drawing number	

Peng
恰好 ai


恰好装饰设计公司

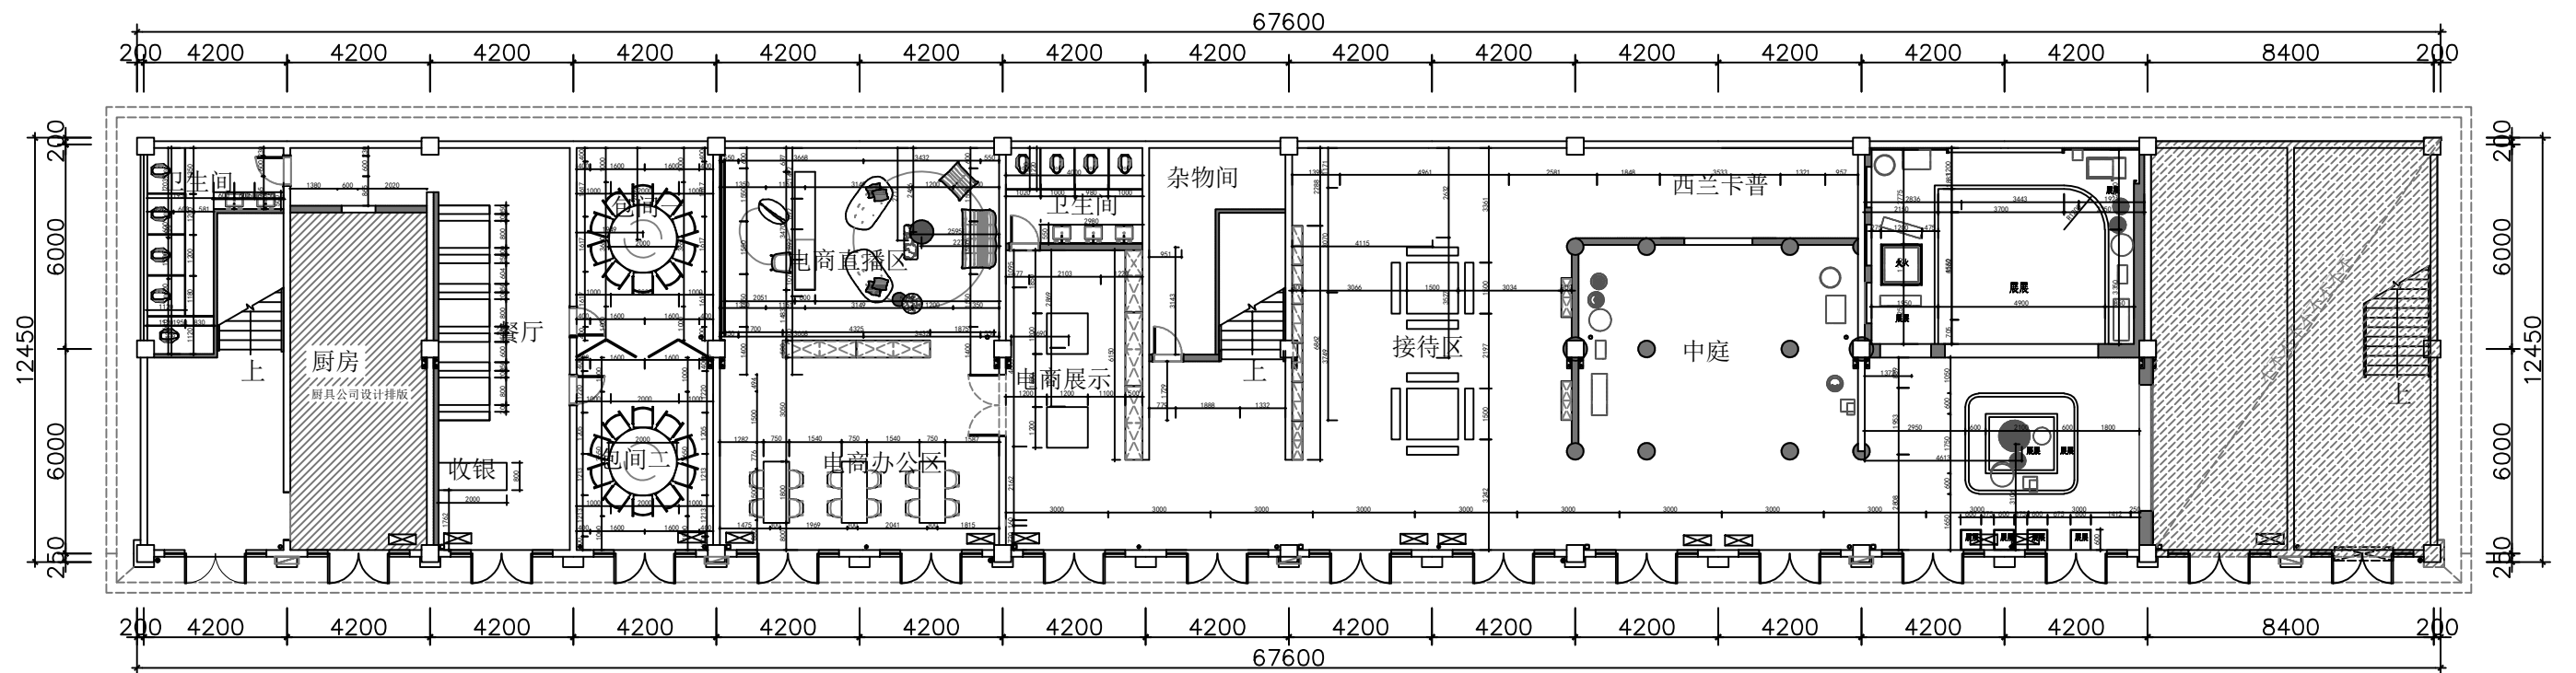

FIRE PROTECTION PLAN

平面尺寸图 SCALE 1:75

例图索引 legend&key 单位出图专用章 Lssue Seal	建设单位 Owner's Name	设计 Designed
	工程名称 Project Name	比例 Proportion
	子项名称 SUB-Item Name	日期 date
	审核 Reviewed	图名 Title
		图号 Drawing number

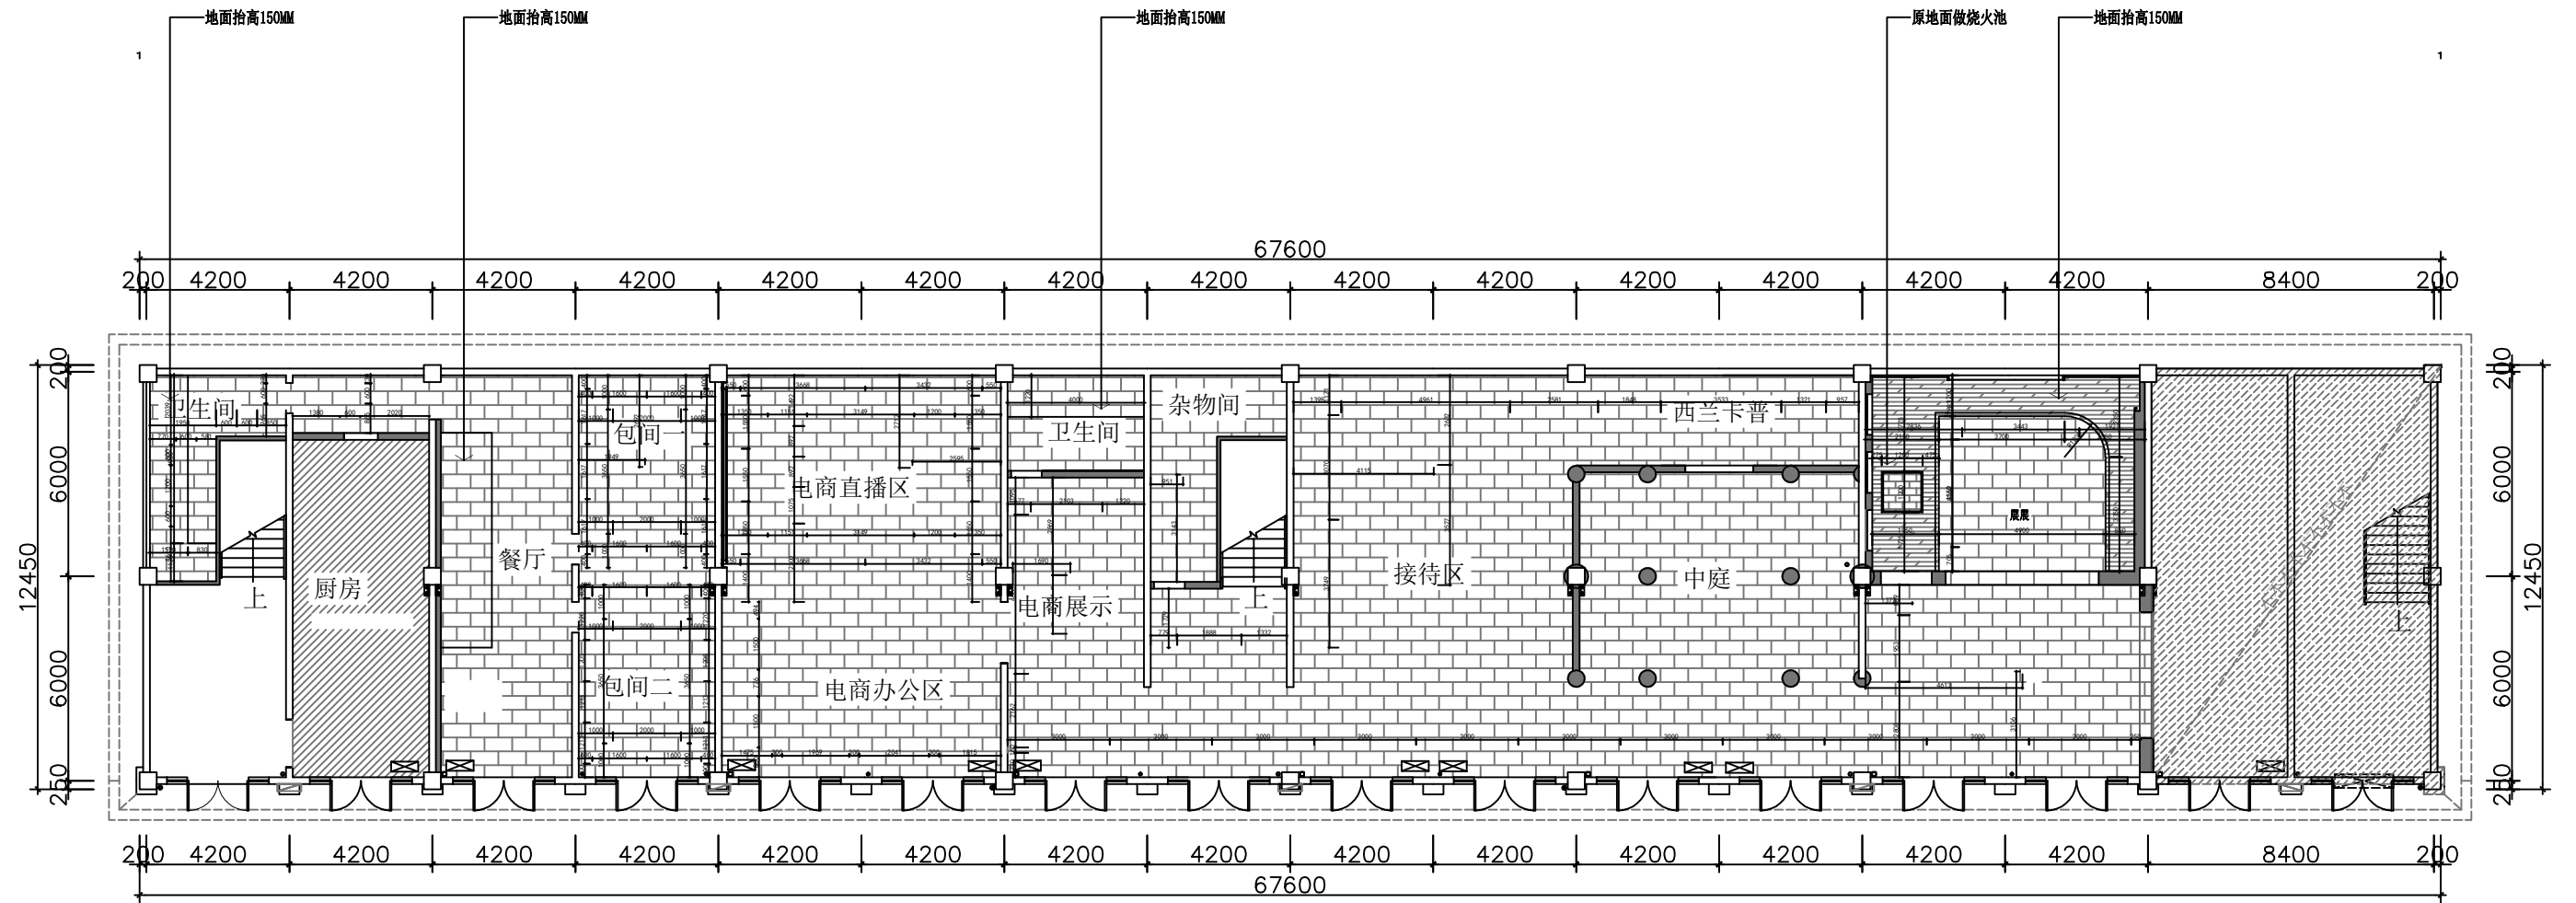


FLOOR COVERING PLAN
地坪饰面图 **SCALE 1:75**

例图索引 legend&key 单位出图专用章 Issue Seal	建设单位 Owner's Name	设计 Designed
	工程名称 Project Name	比例 Proportion
	子项名称 SUB-Item Name	日期 date
	审核 Reviewed	图名 Title
		图号 Drawing number

Peng
恰好 ai

恰好装饰设计公司

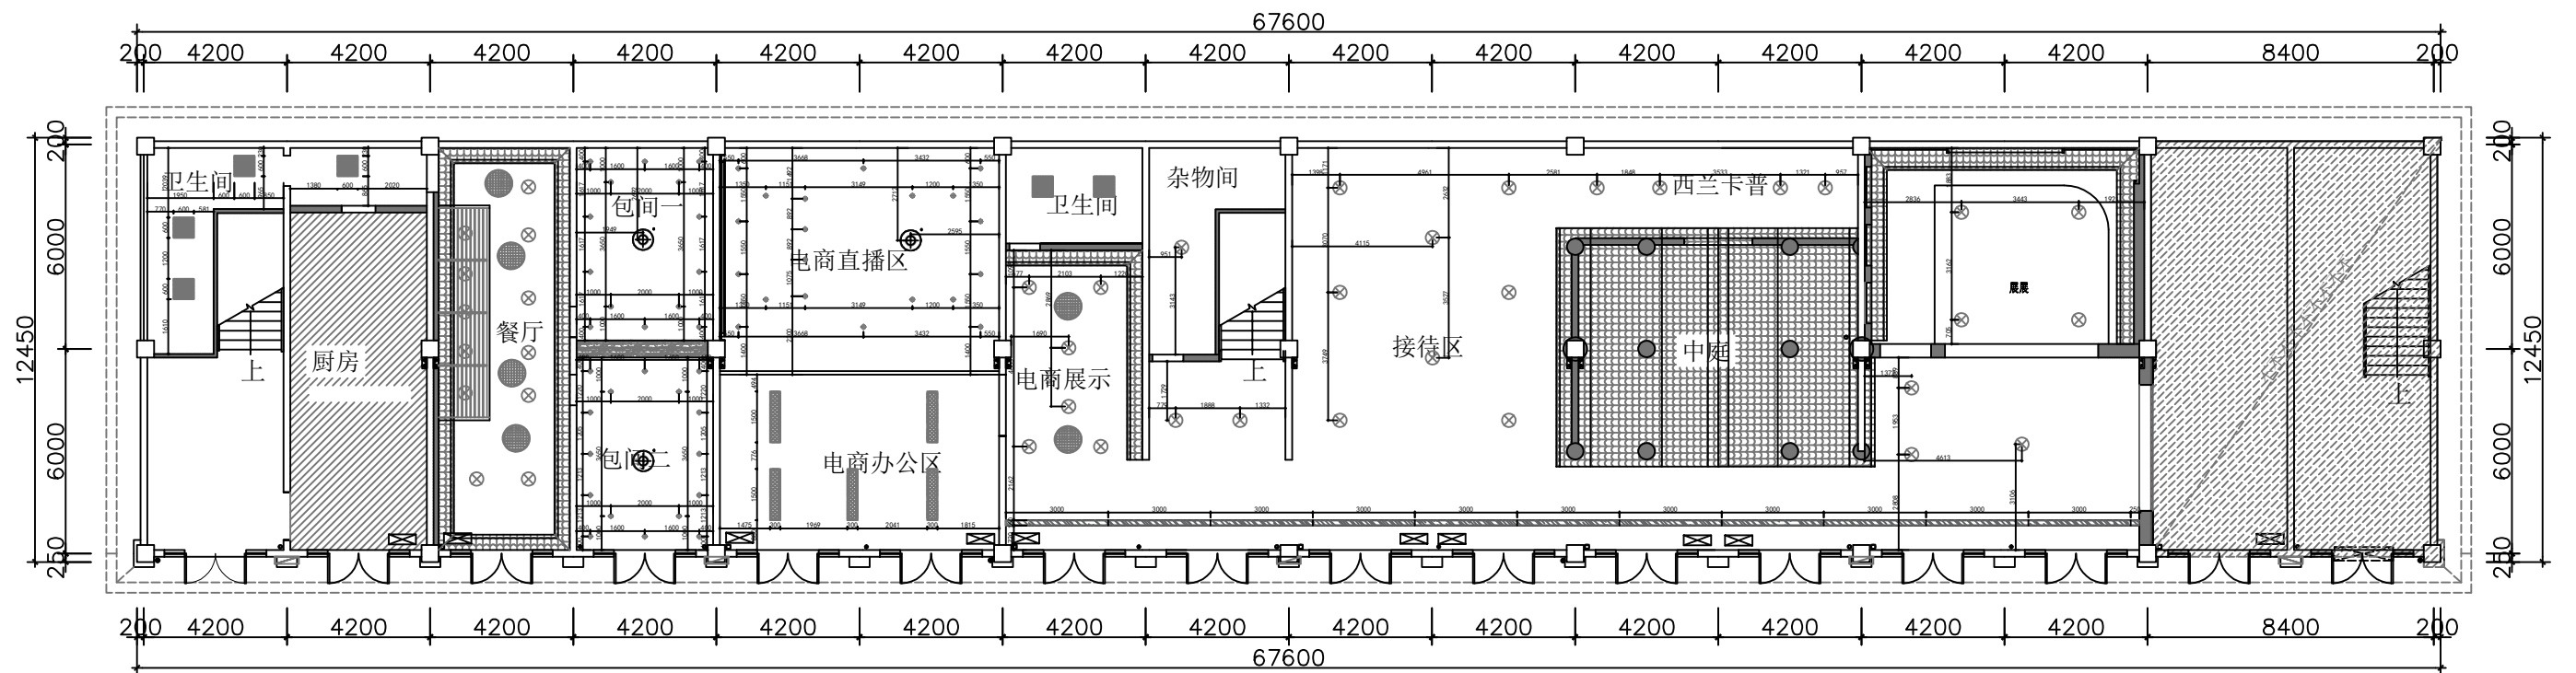


LIGHTING PLAN
灯具定位图 SCALE 1:75

例图索引 legend&key 单位出图专用章 Lssue Seal	建设单位 Owner's Name	设计 Designed
	工程名称 Project Name	比例 Proportion
	子项名称 SUB-Item Name	日期 date
	审核 Reviewed	图名 Title
		图号 Drawing number

Peng
恰好 ai

恰好装饰设计公司

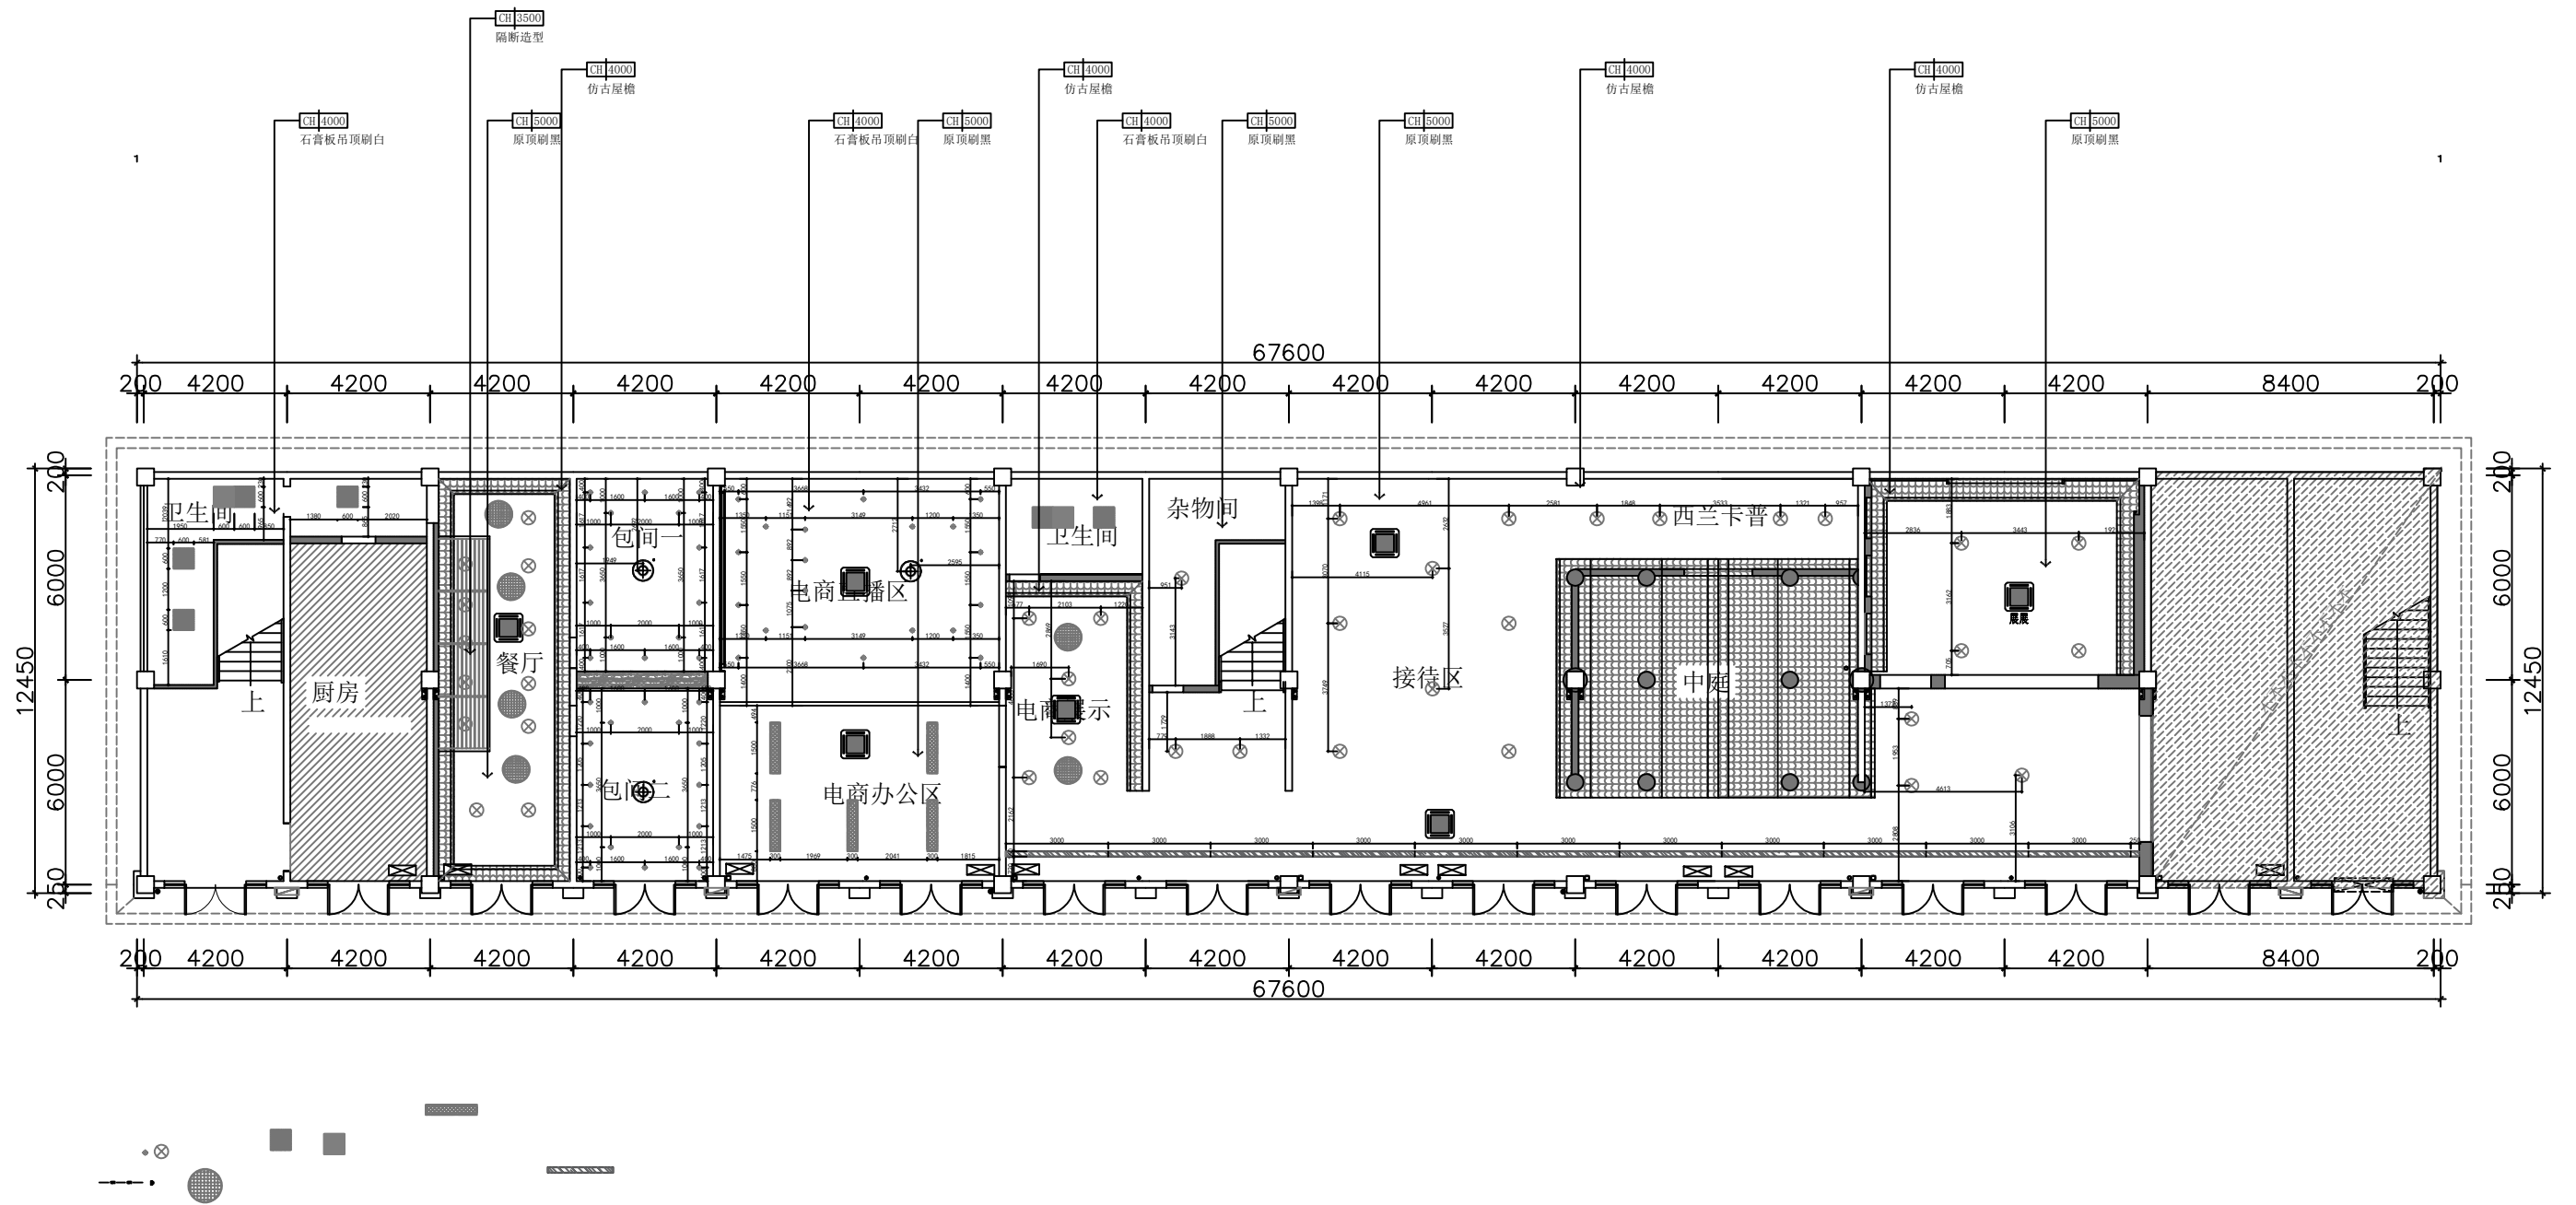


REFLECTED CEILING PLAN
天花布置图 SCALE 1:75

例图索引 legend&key 单位出图专用章 Lssue Seal	建设单位 Owner's Name	设计 Designed
	工程名称 Project Name	比例 Proportion
	子项名称 SUB-Item Name	日期 date
	审核 Reviewed	图名 Title
		图号 Drawing number


Peng
恰好 ai

恰好装饰设计公司

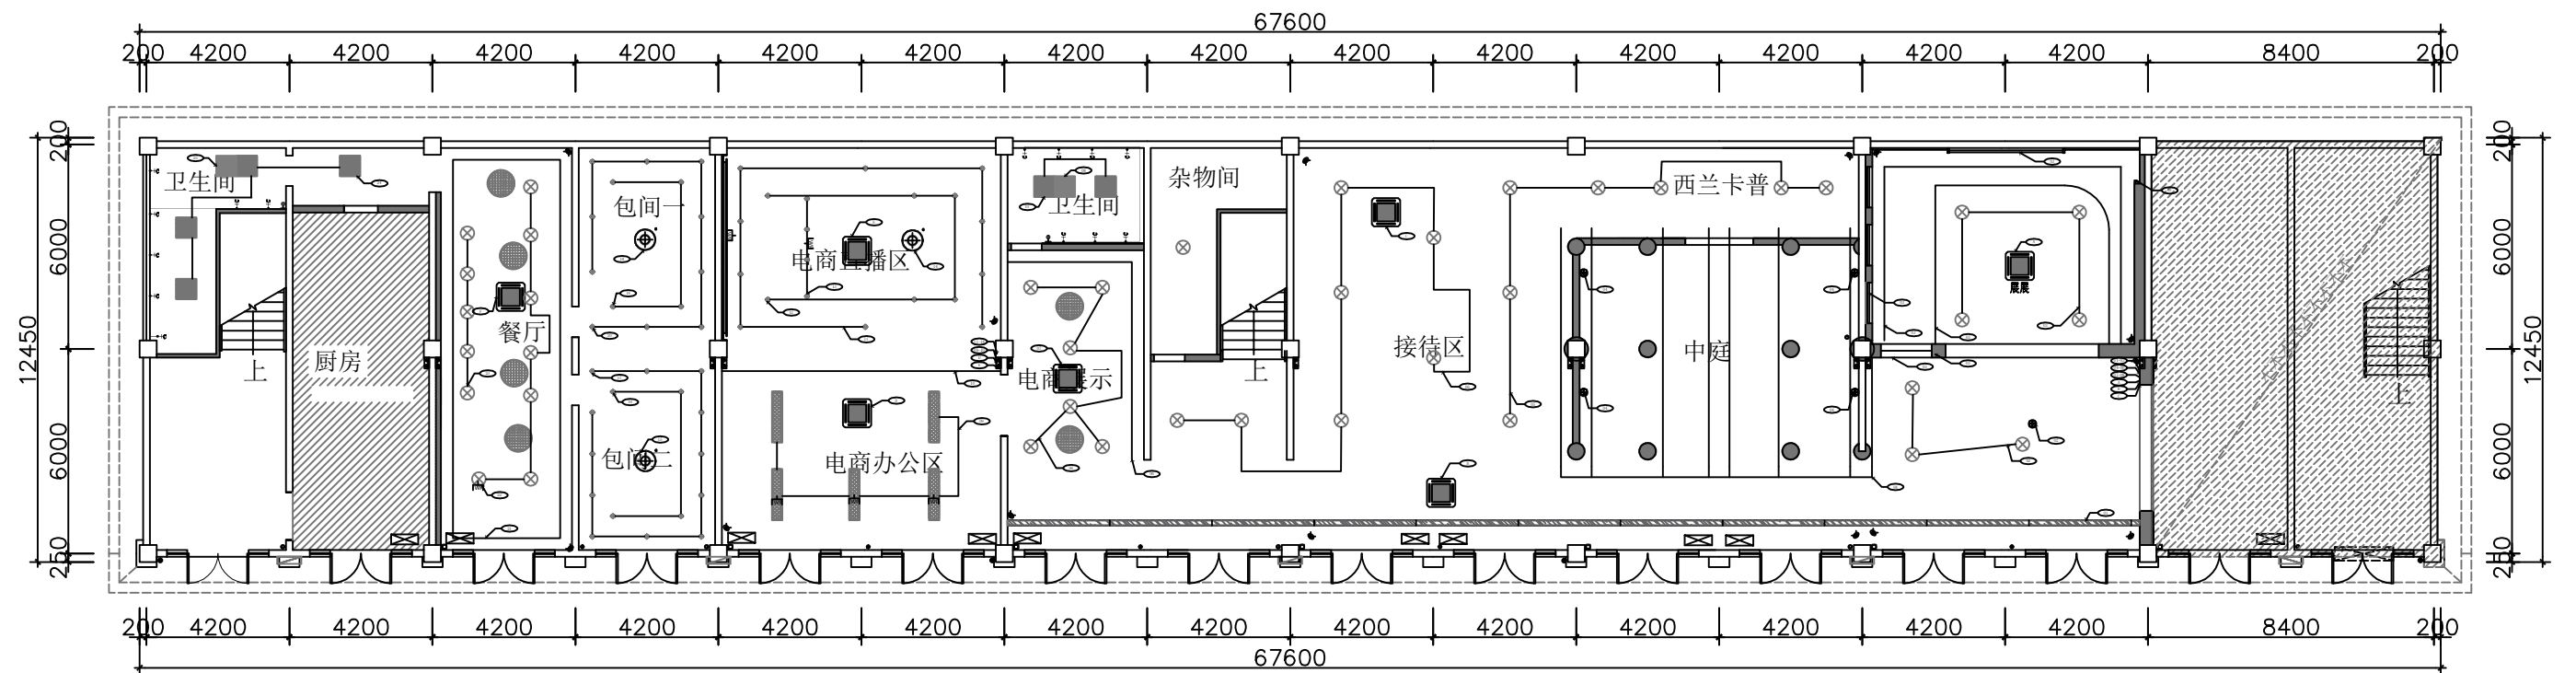

LIGHTING CIRCUIT PLAN
灯具回路图 **SCALE 1:75**

例图索引 legend&key 单位出图专用章 Issue Seal	建设单位 Owner's Name	设计 Designed
	工程名称 Project Name	比例 Proportion
	子项名称 SUB-Item Name	日期 date
	审核 Reviewed	图名 Title
		图号 Drawing number

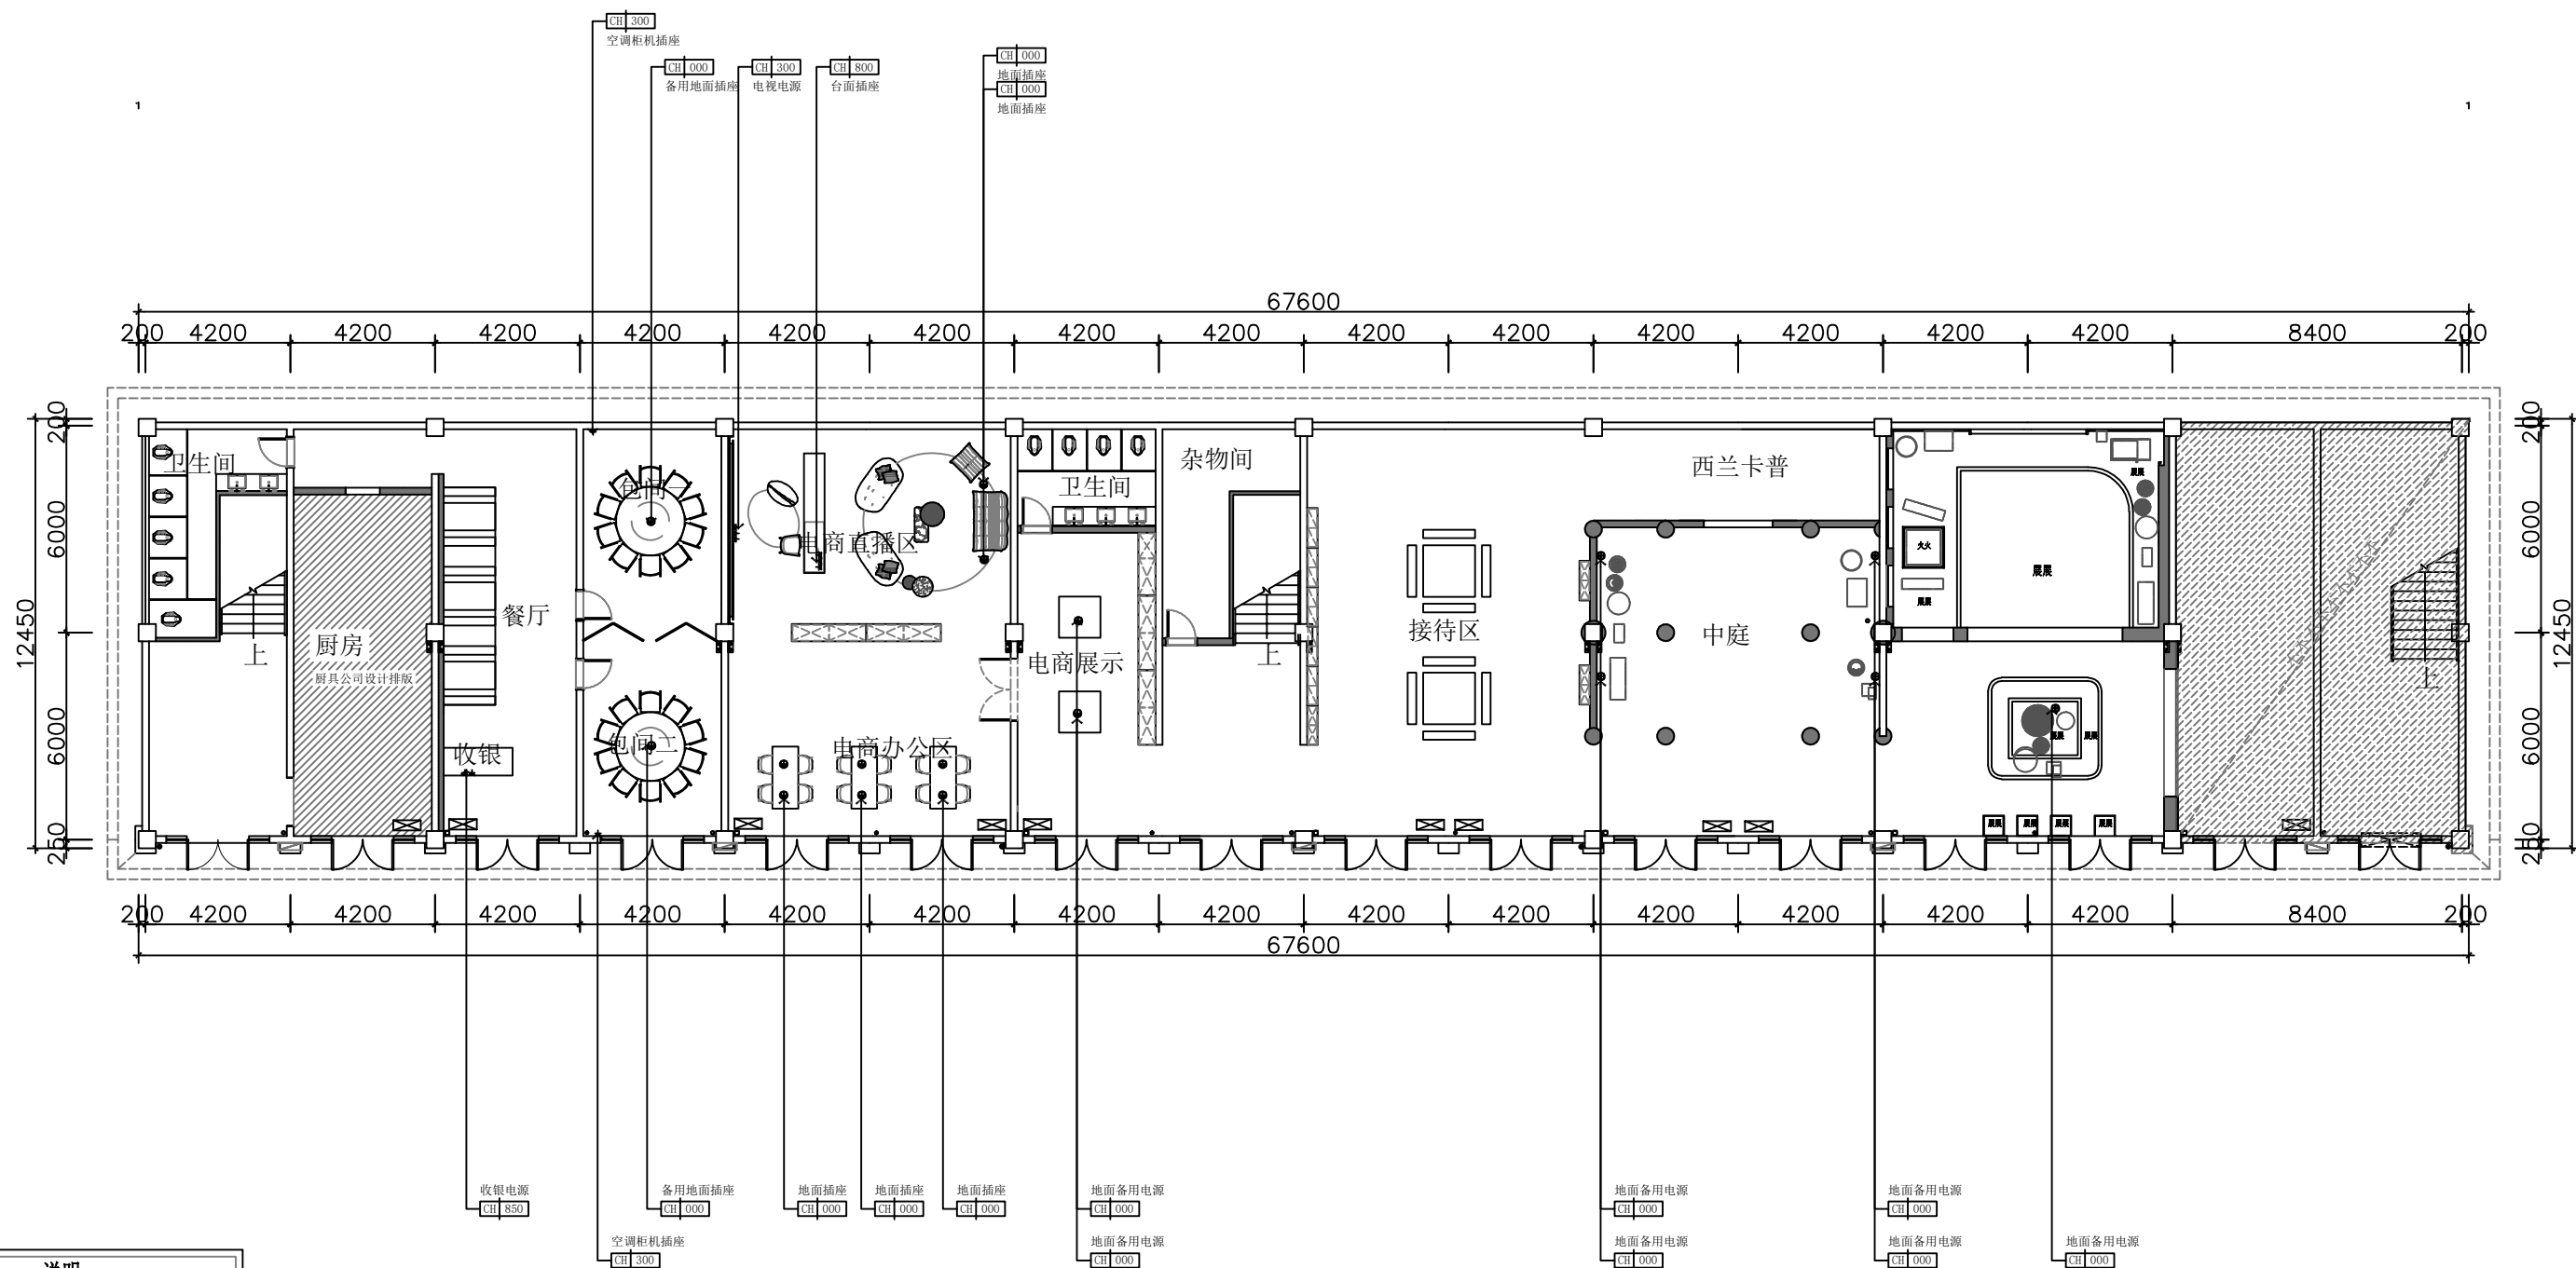


POWER CIRCUIT PLAN
强电回路图 SCALE 1:75

图例	说明
	地面插座
	地面电源
	二三插座
	四孔USB二三插座
	电话插座
	网络插座
	电有线电视插座

例图索引 legend&key 单位出图专用章 Lssue Seal	建设单位 Owner's Name	设计 Designed
	工程名称 Project Name	比例 Proportion
	子项名称 SUB-Item Name	日期 date
	审核 Reviewed	图名 Title
		图号 Drawing number

Peng
恰好 ai

恰好装饰设计有限公司

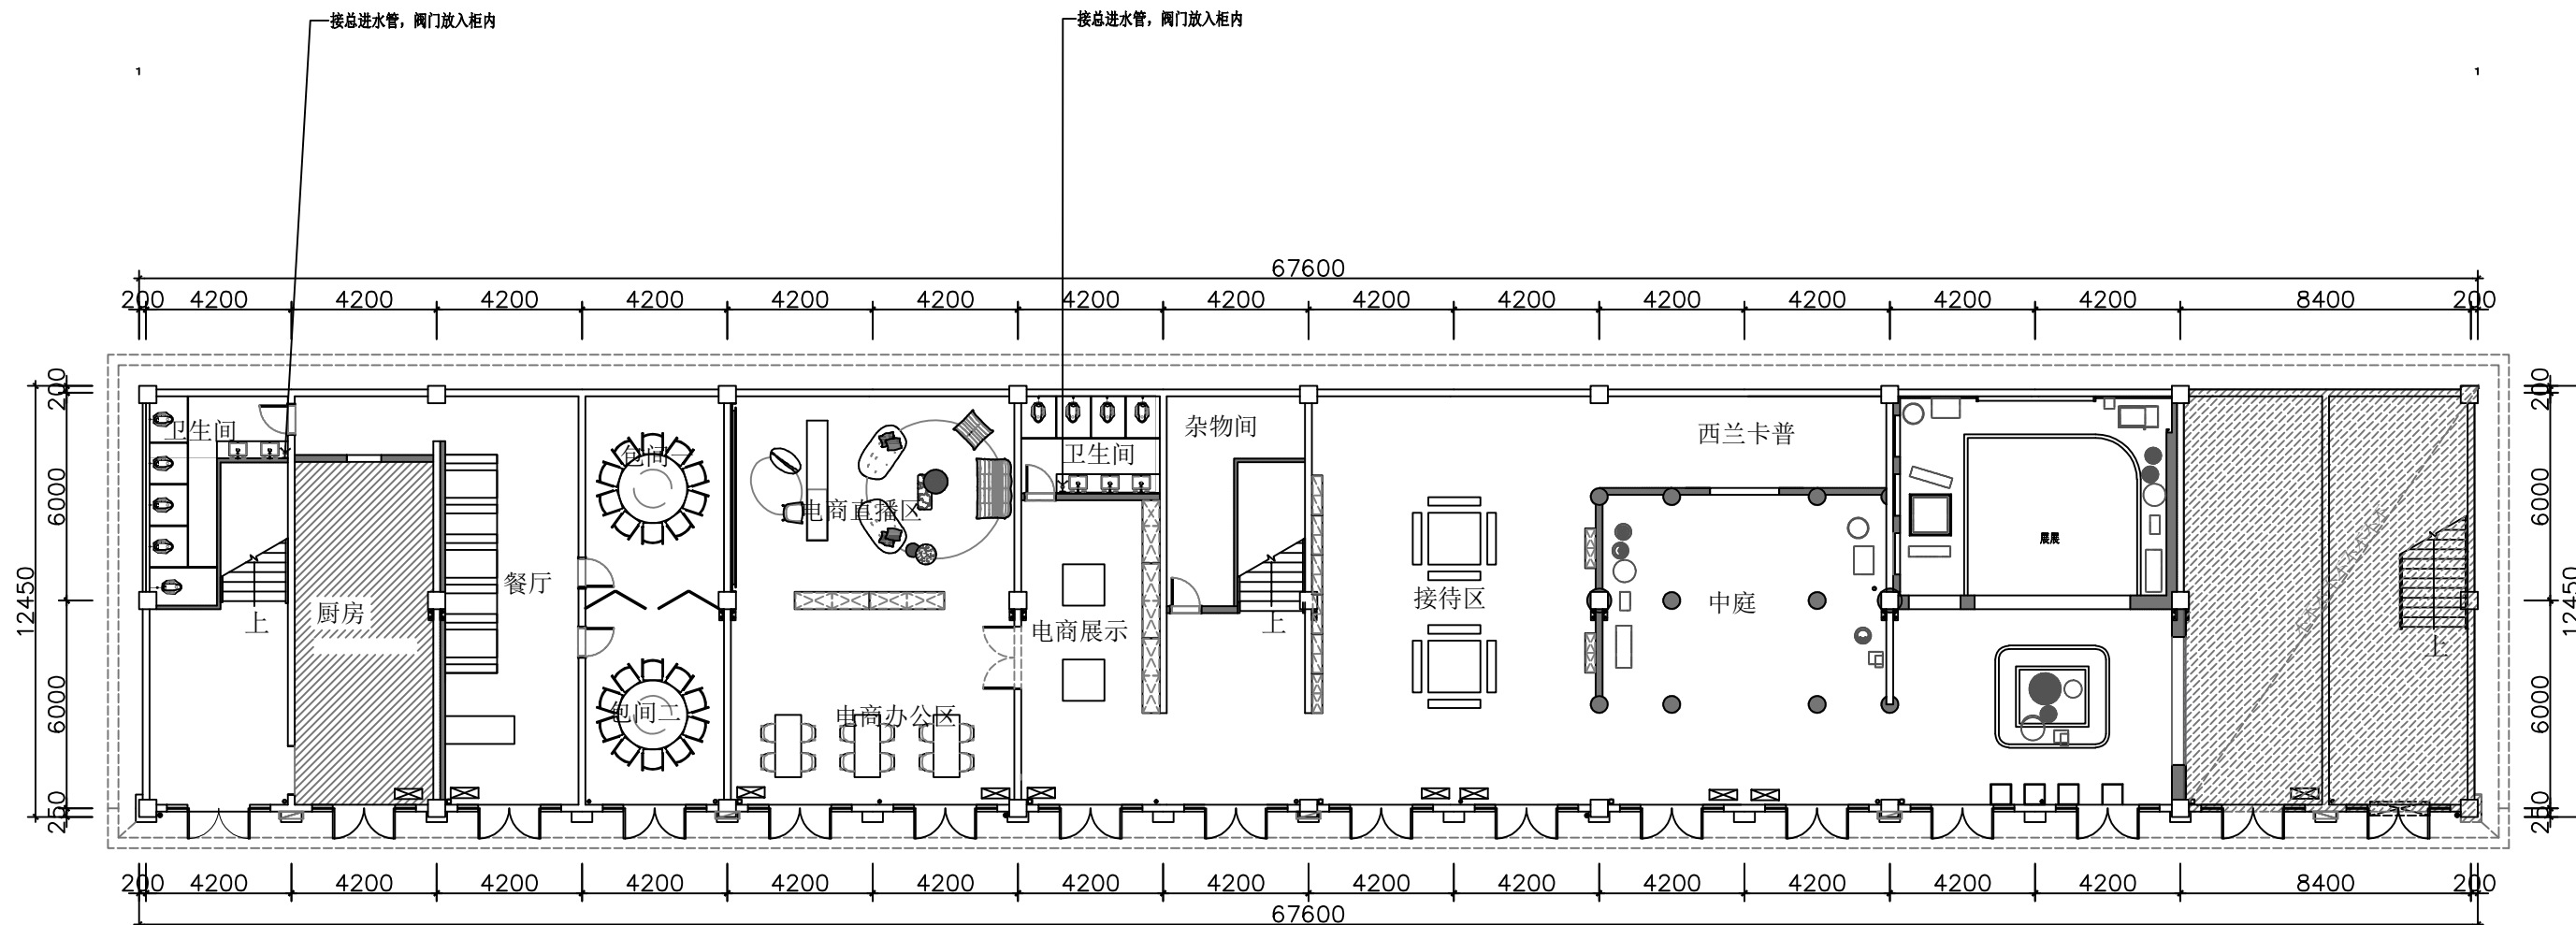

- 注:
1. 本图为水施示意图, 非专业类, 最终按专业公司图纸为准。
 2. 所有埋地管道必需做好防腐措施, 具体做法请按专业公司图纸施工。
 3. 所有废水口通排水沟。
 4. 水平铺设的排水管道需要按一定的坡度 ($i=0.02$) 安装, 未详之处按国家规范施工。
 5. 厨房防水规范施工做到三遍防水测试完后贴砖。
 6. 面点区开水器热水水连接到煮饺子接热水口。


平面给排水图例	
符号	内 容 说 明
	热水出水口
H+•	热水出水口
C+•	冷水出水口
●+	水 阀 (注: 每个专间独立水阀)

例图索引 legend&key 单位出图专用章 Lssue Seal	建设单位 Owner's Name	设计 Designed
	工程名称 Project Name	比例 Proportion
	子项名称 SUB-Item Name	日期 date
	审核 Reviewed	图名 Title
		图号 Drawing number

SECURITY LAYOUT PLAN

水路系统图

SCALE 1:75

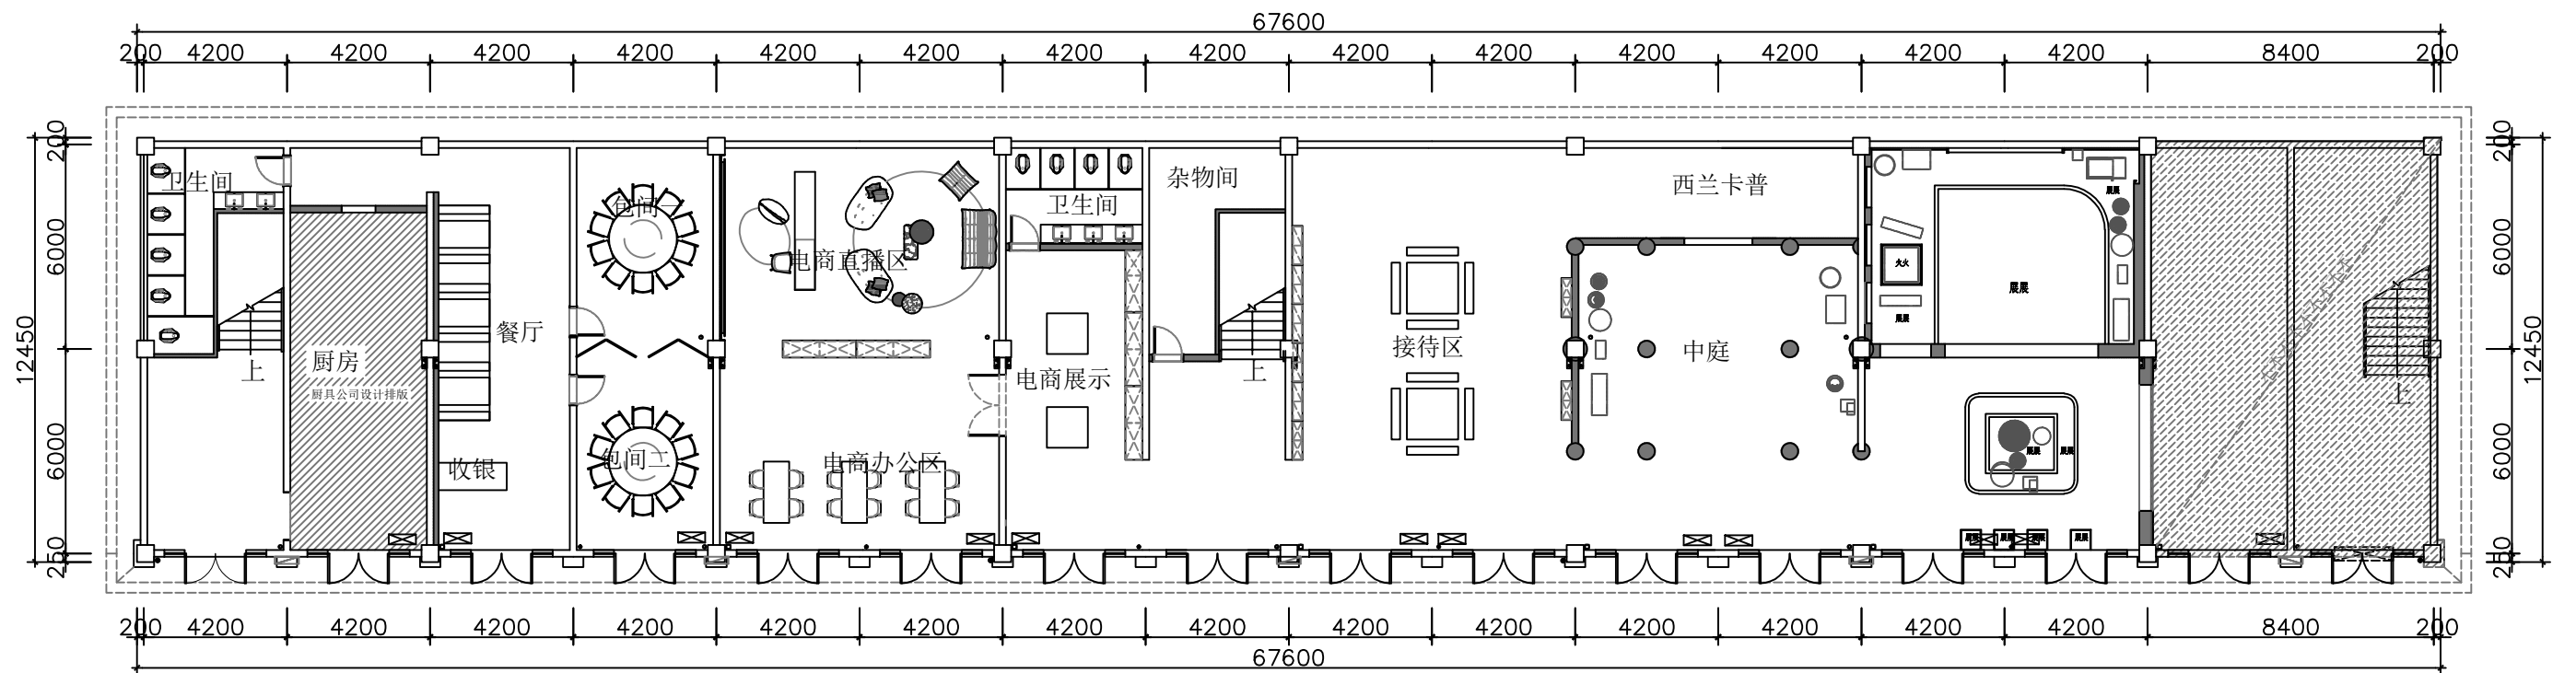

SECURITY LAYOUT PLAN

立面索引图

SCALE 1:75

例图索引 legend&key 单位出图专用章 Lssue Seal	建设单位 Owner's Name	设计 Designed
	工程名称 Project Name	比例 Proportion
	子项名称 SUB-Item Name	日期 date
	审核 Reviewed	图名 Title
		图号 Drawing number